



IMMOBILE DI VIA PADRE GIACOMO

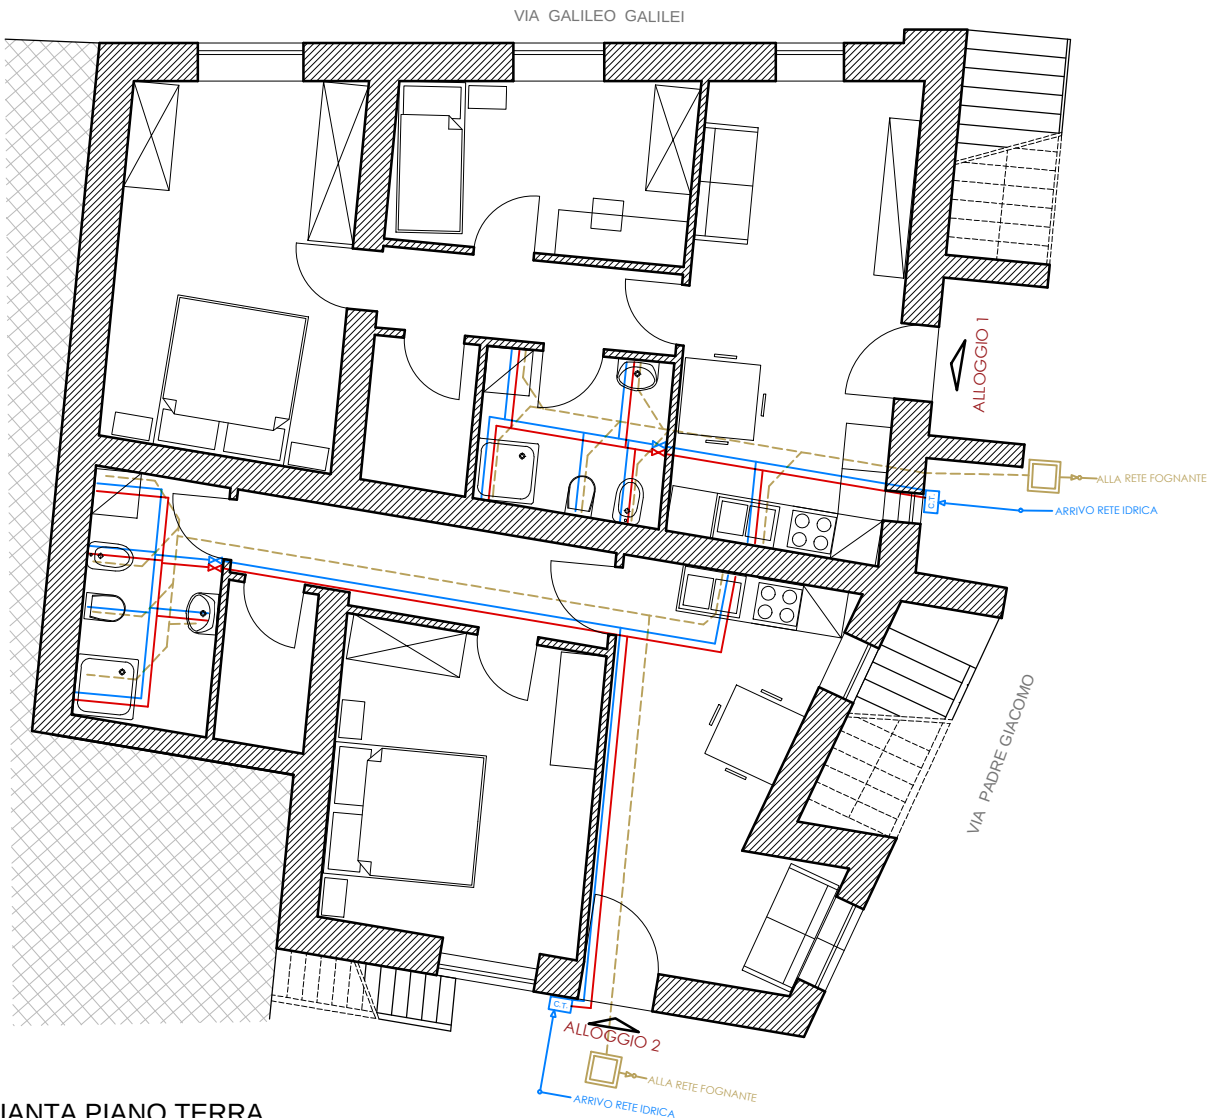


PIANTA PIANO TERRA
Scala 1:50

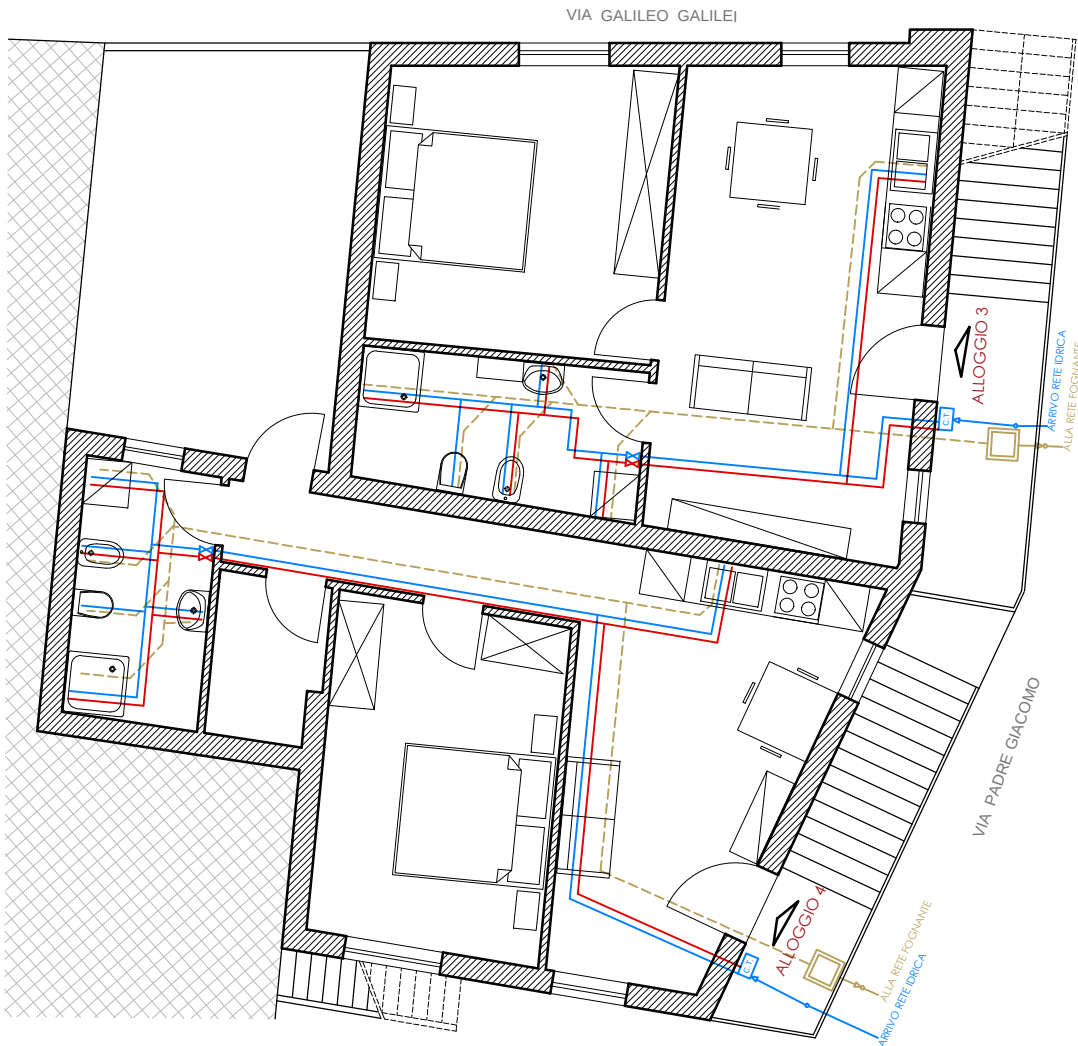

PIANTA PIANO PRIMO
Scala 1:50

IMMOBILE DI VIA PROCIDA

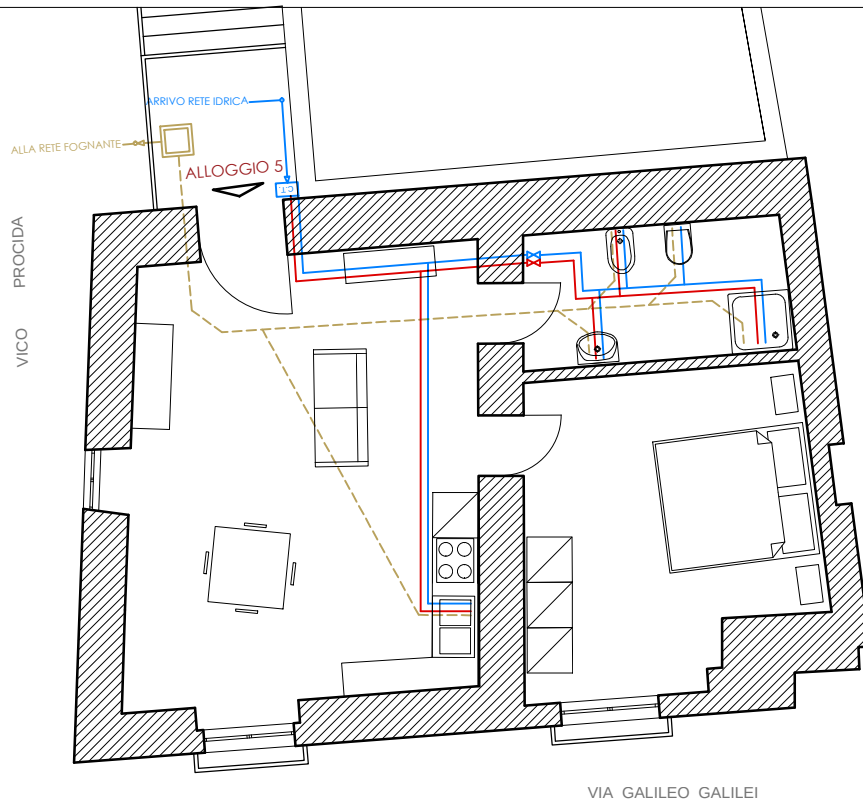

PIANTA PIANO PRIMO
Scala 1:50

LEGENDA			
	DESCRIZIONE	MATERIALE	INSTALLAZIONE A NORMA
	Caldala murale		
	Saracinesche		
	Rete acqua fredda	Polipropilene DN 20	UNI 9182
	Rete acqua calda	Polipropilene DN 20	UNI 9182
	Scarico acque	Polietilene DN 50/100	UNI EN 12056

COMUNE DI MONTALBANO JONICO

RECUPERO DI ALLOGGI DEGRADATI
UBICATI IN VIA PADRE GIACOMO E VIA GIOVANNI DA PROCIDA
DA DESTINARE A RESIDENZE PUBBLICHE

PROGETTO DEFINITIVO / ESECUTIVO

Elaborato:

Idr.01

Scala:

1:50

Revisione

Data

00

Dic. 2018

Nota

Ing. Nicola Montesano
Via Medaglia d'oro Sini n.34 - 75025 Polignano (MT) - tel. n.055.971218 - cell. n.397.5385472
C.F. MNTNCL770362786Z - e-mail: montesano_nicola@libero.it - pec: nicola.montesano2@ingpec.eu