


- Vasca Prima Piegia Esistente
- Pozzetto di Racordo Acquaprima Piegia
- Rete di Raccolta Acque prima Piegia
- Griglia Raccolta acque
- Fossa Imhoff
- Rete di Raccolta Acque Nere
- Pozzetto a Tenuta 1m³ (Sversamenti Accidentali Percolato)
- Griglia Raccolta Percolato
- Rete di Raccolta Percolato
- Pozzetto di Racordo Allaccio Acquedotto
- Rete Adduzione Idrica
- Rete Antincendio
- Colonnina Porta Manichetta
- Idrante Soprasuolo UNI 45
- Quadro elettrico
- Presal interbloccata
- Presal
- Interruttore bipolare
- Punto Luce
- Cavidotto energia elettrica
- Pozzetto di messa a terra
- Cavo di messa a terra

IMPIANTO FOGNARIO

IMPIANTO IDRICO

IMPIANTO ELETTRICO

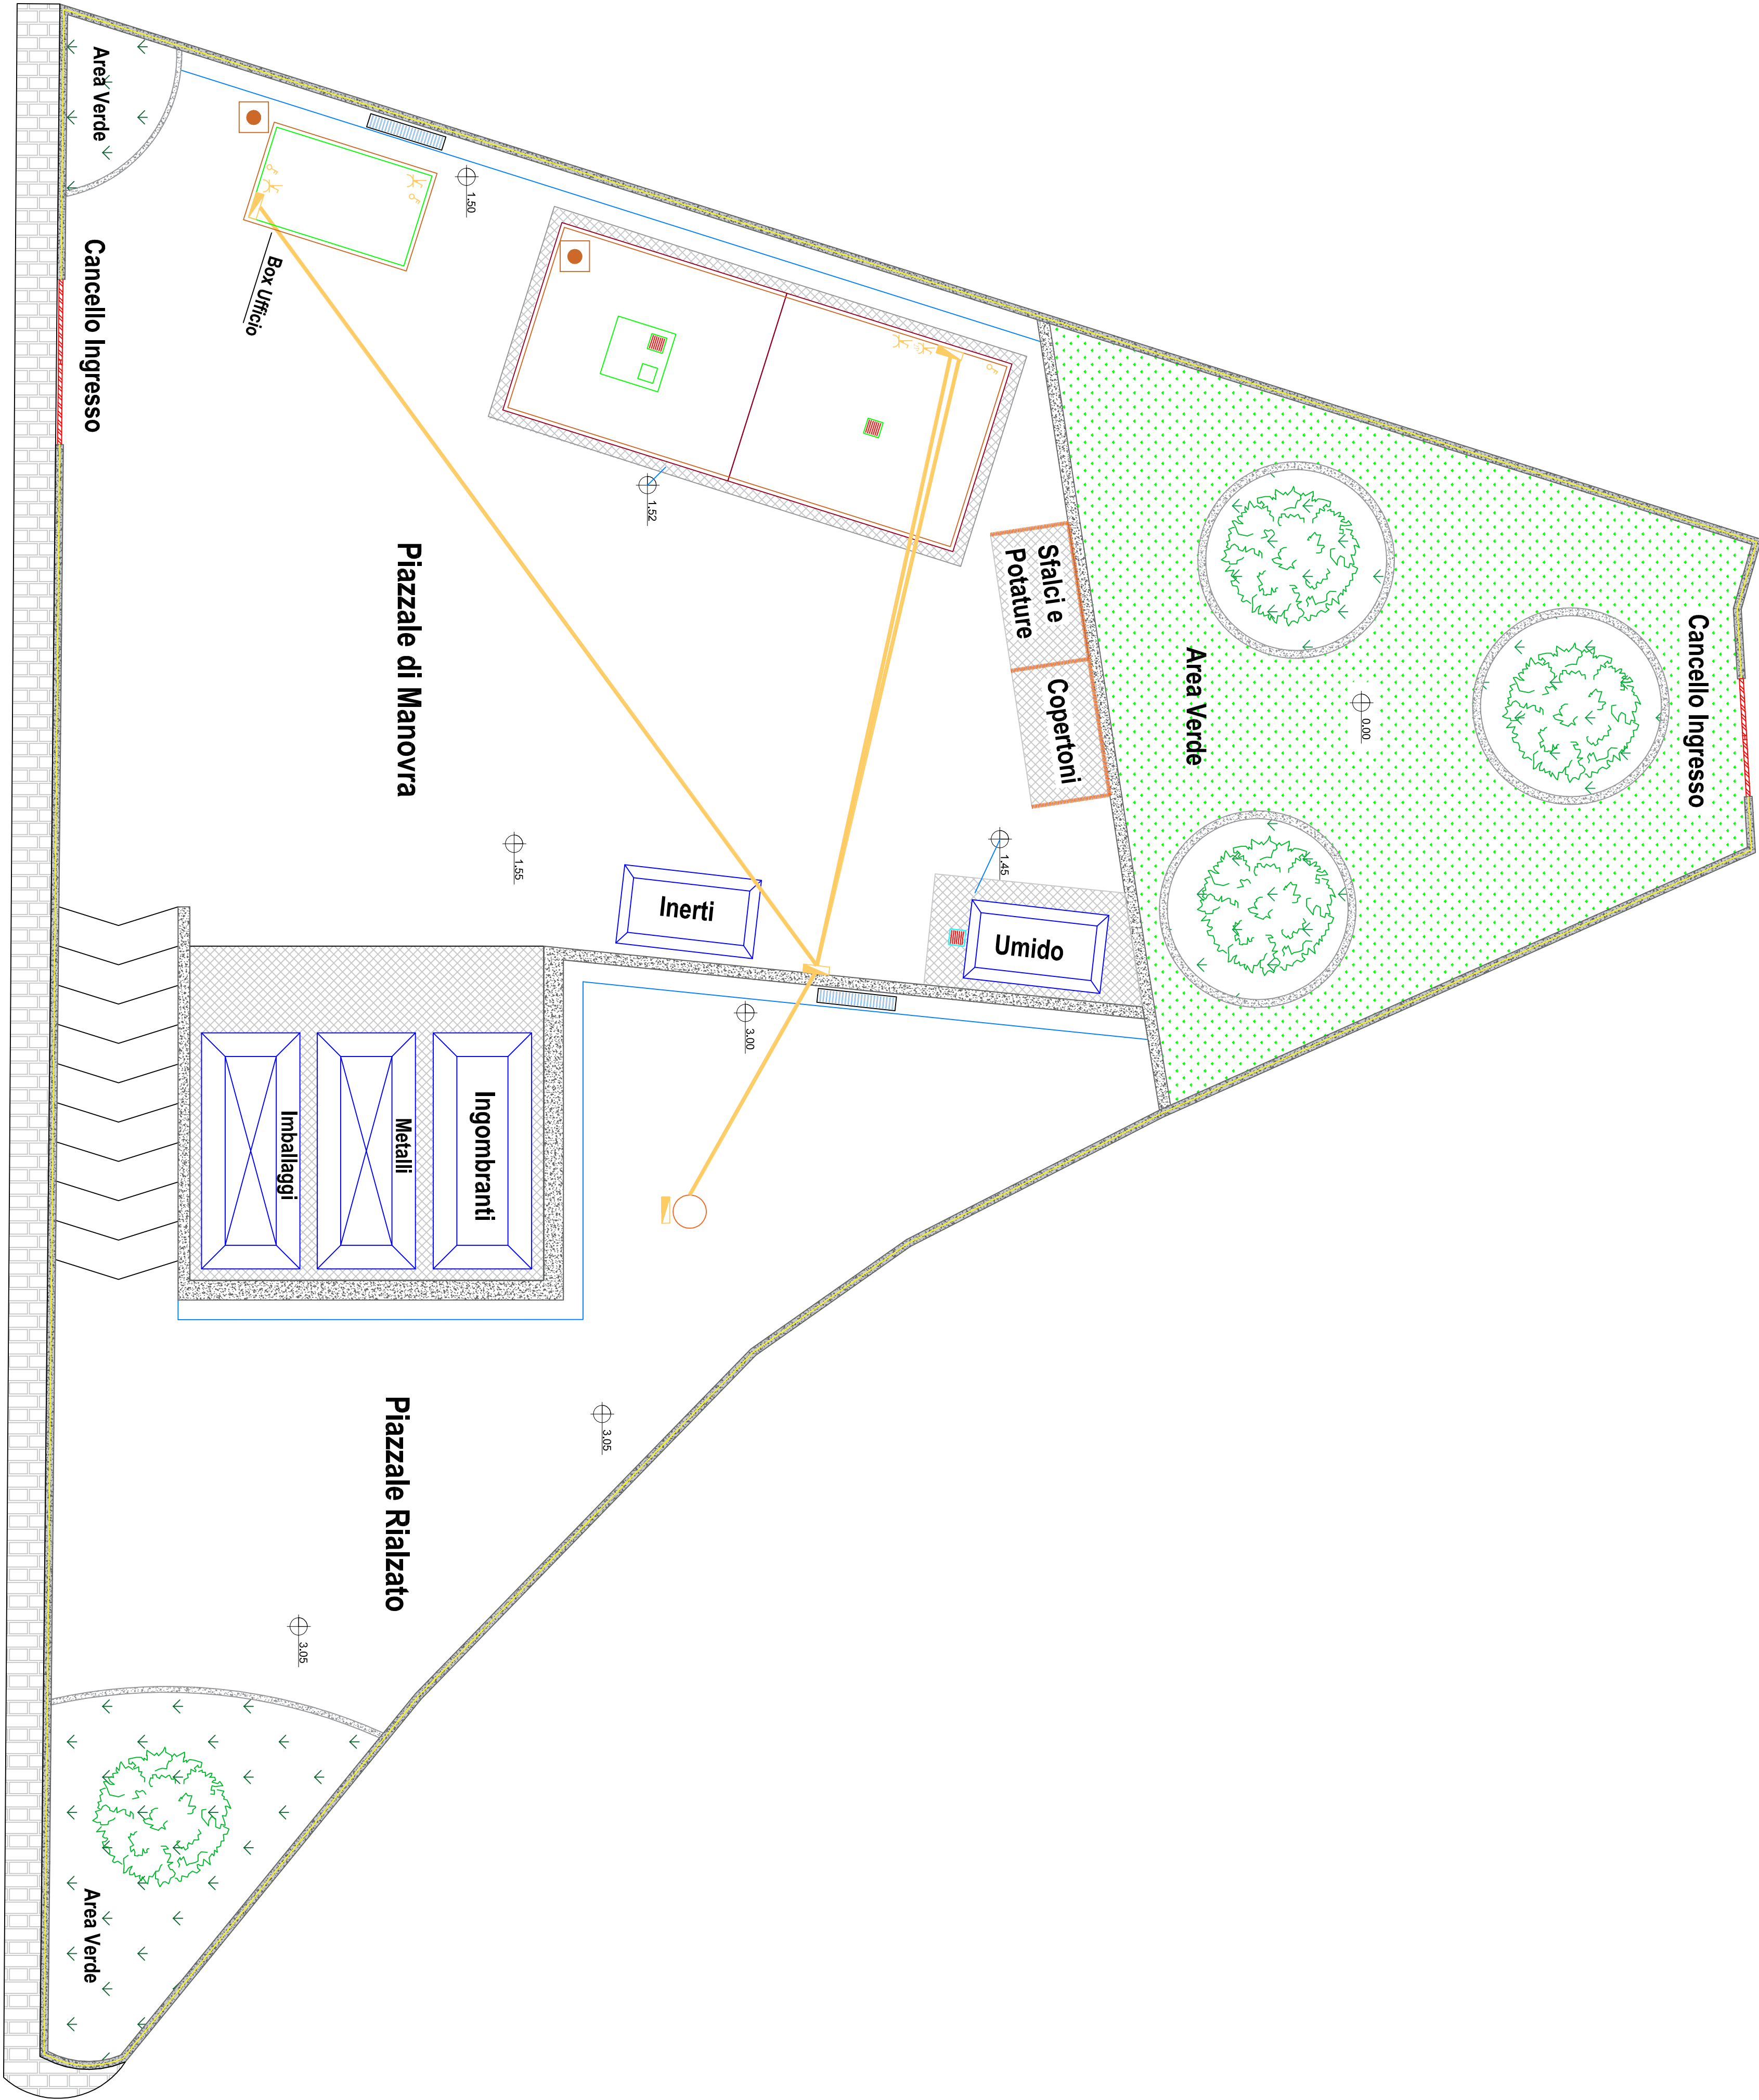

REGIONE BASILICATA

PROVINCIA DI MATERA

CITTÀ DI MONTALBANO JONICO

P.O. FESR BASILICATA 2014-2020

ASSE 5

"Tutela dell'ambiente ed uso efficiente delle risorse"

"INTERVENTI DI COAROTAMENTO E ADEGUAMENTO DEL CENTRO DI RACCOLTA DEL COMUNE DI MONTALBANO JONICO"

PROGETTO DEFINITIVO/ESECUTIVO

Elaborato n° 8

Schema impianti

Scala 1:100

Settembre 2019

Ing. Luigi Terepino

Visto il R.U.P.