
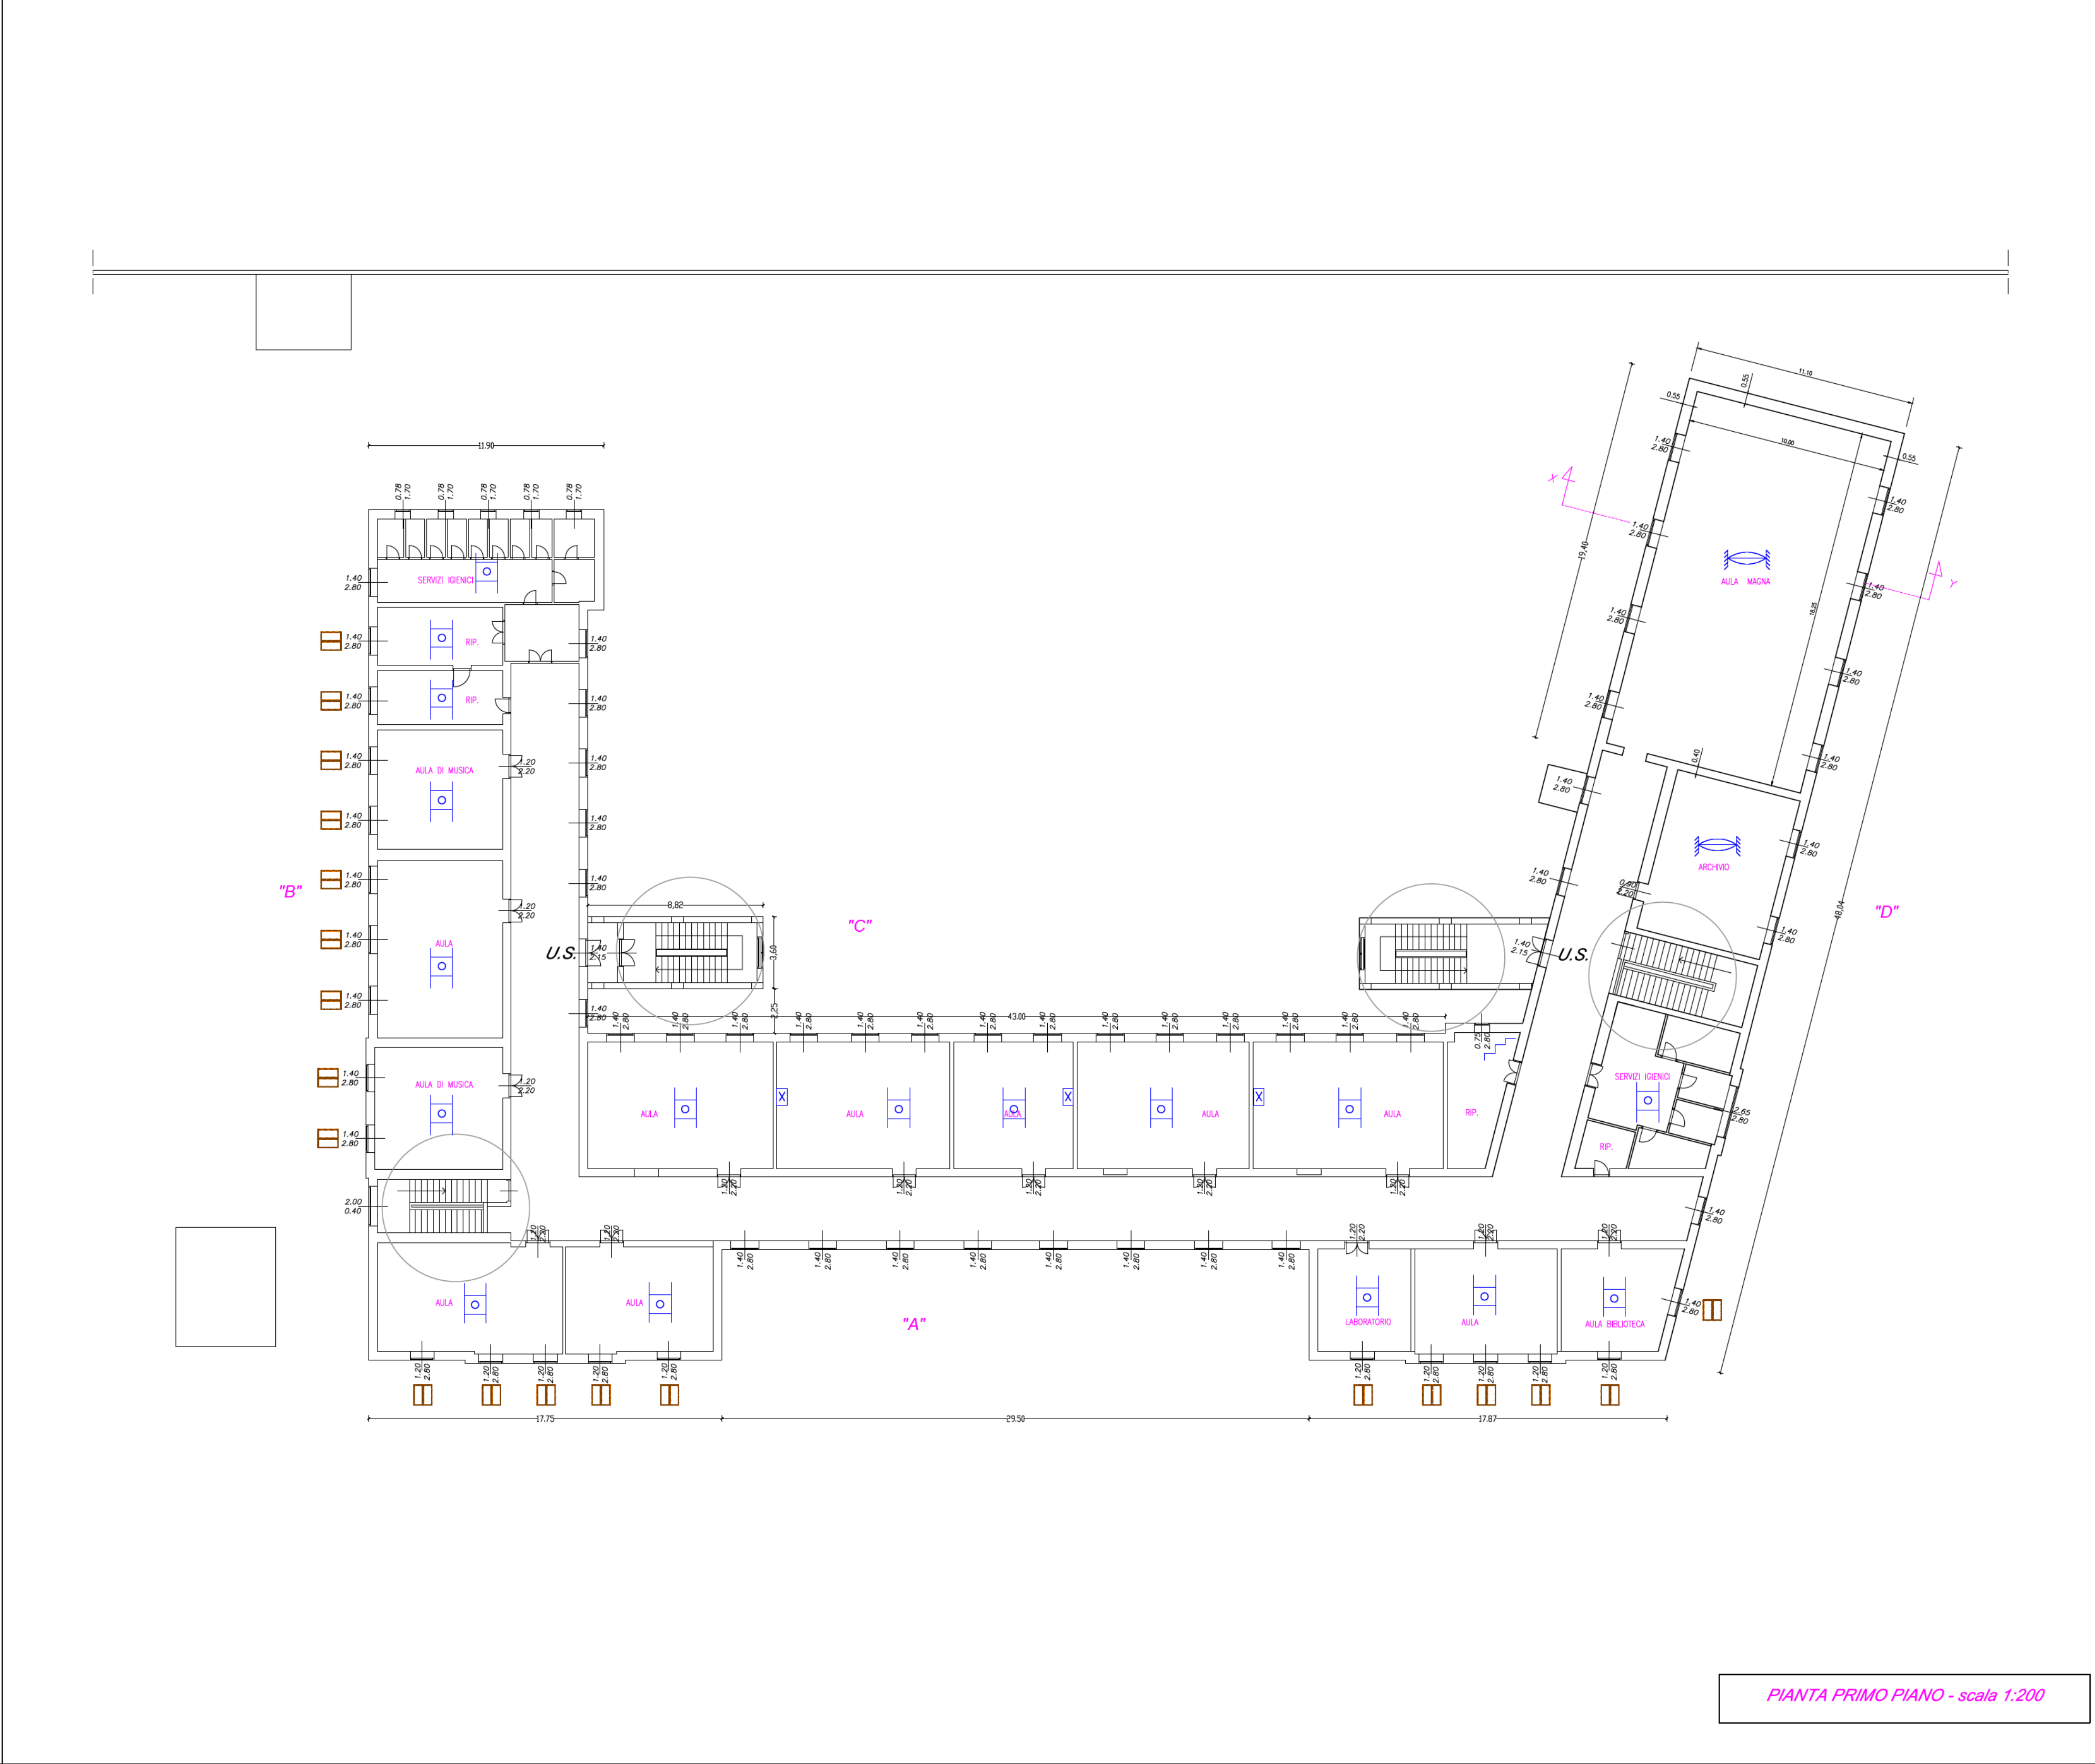
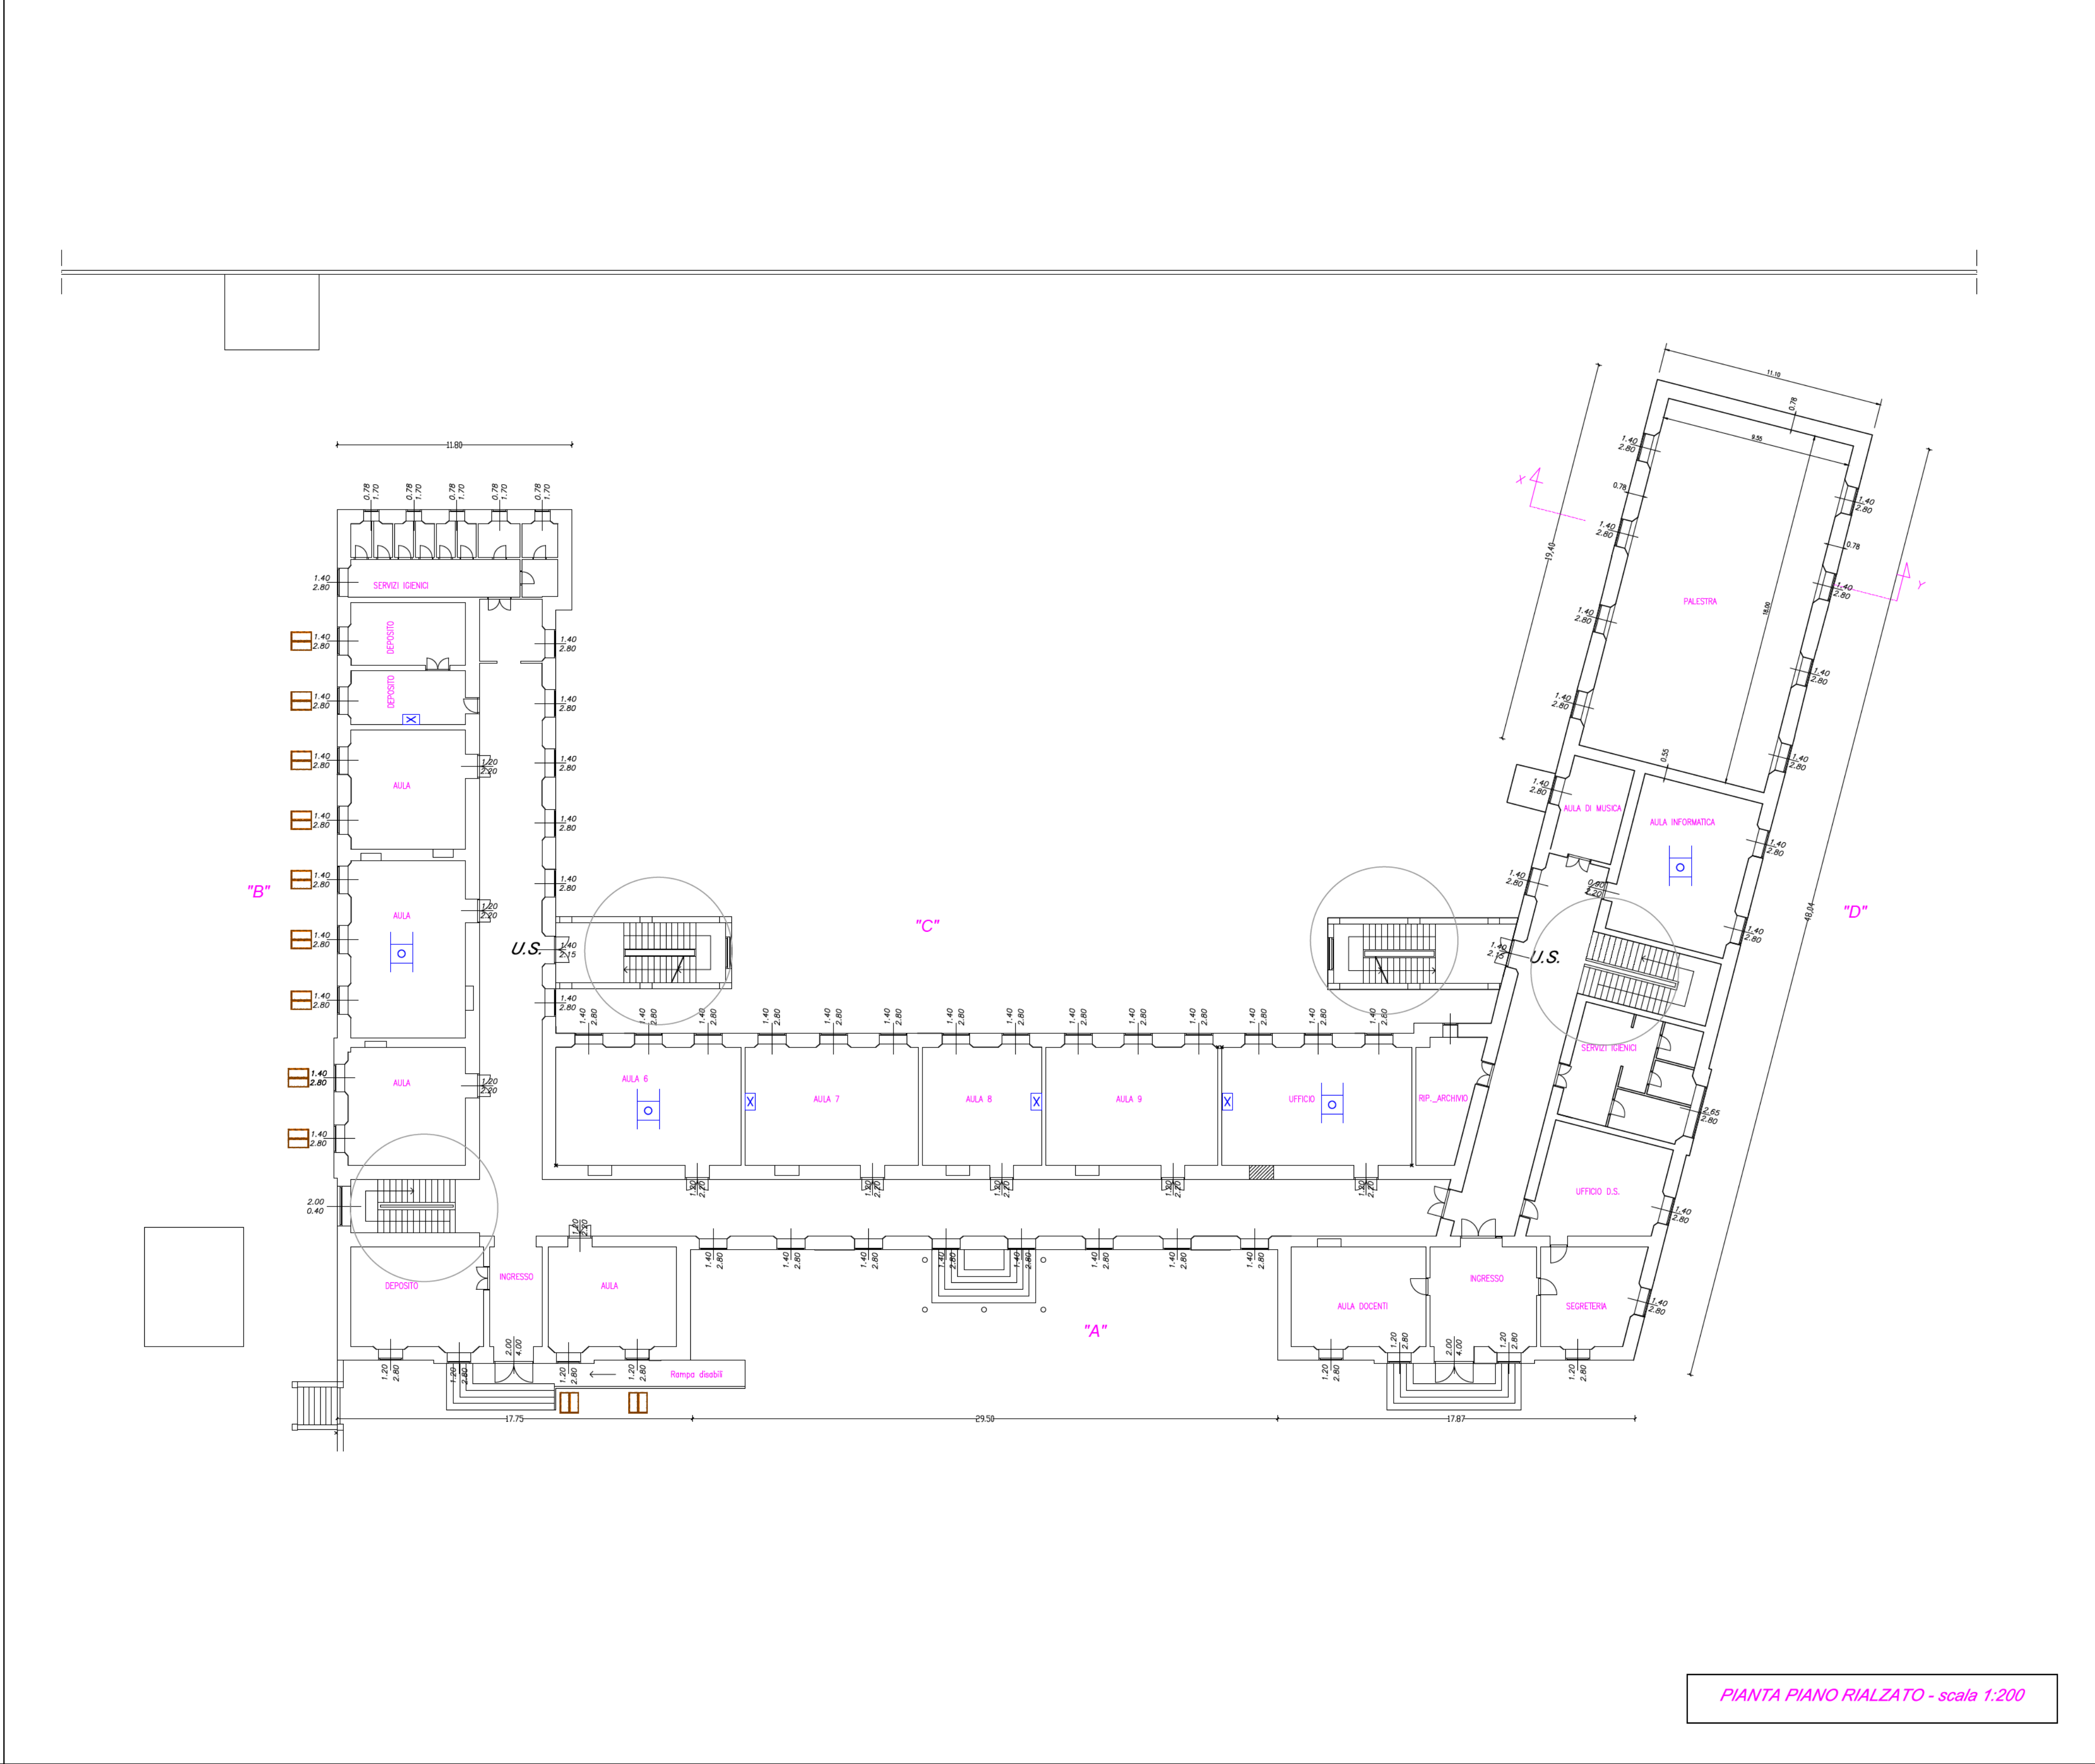


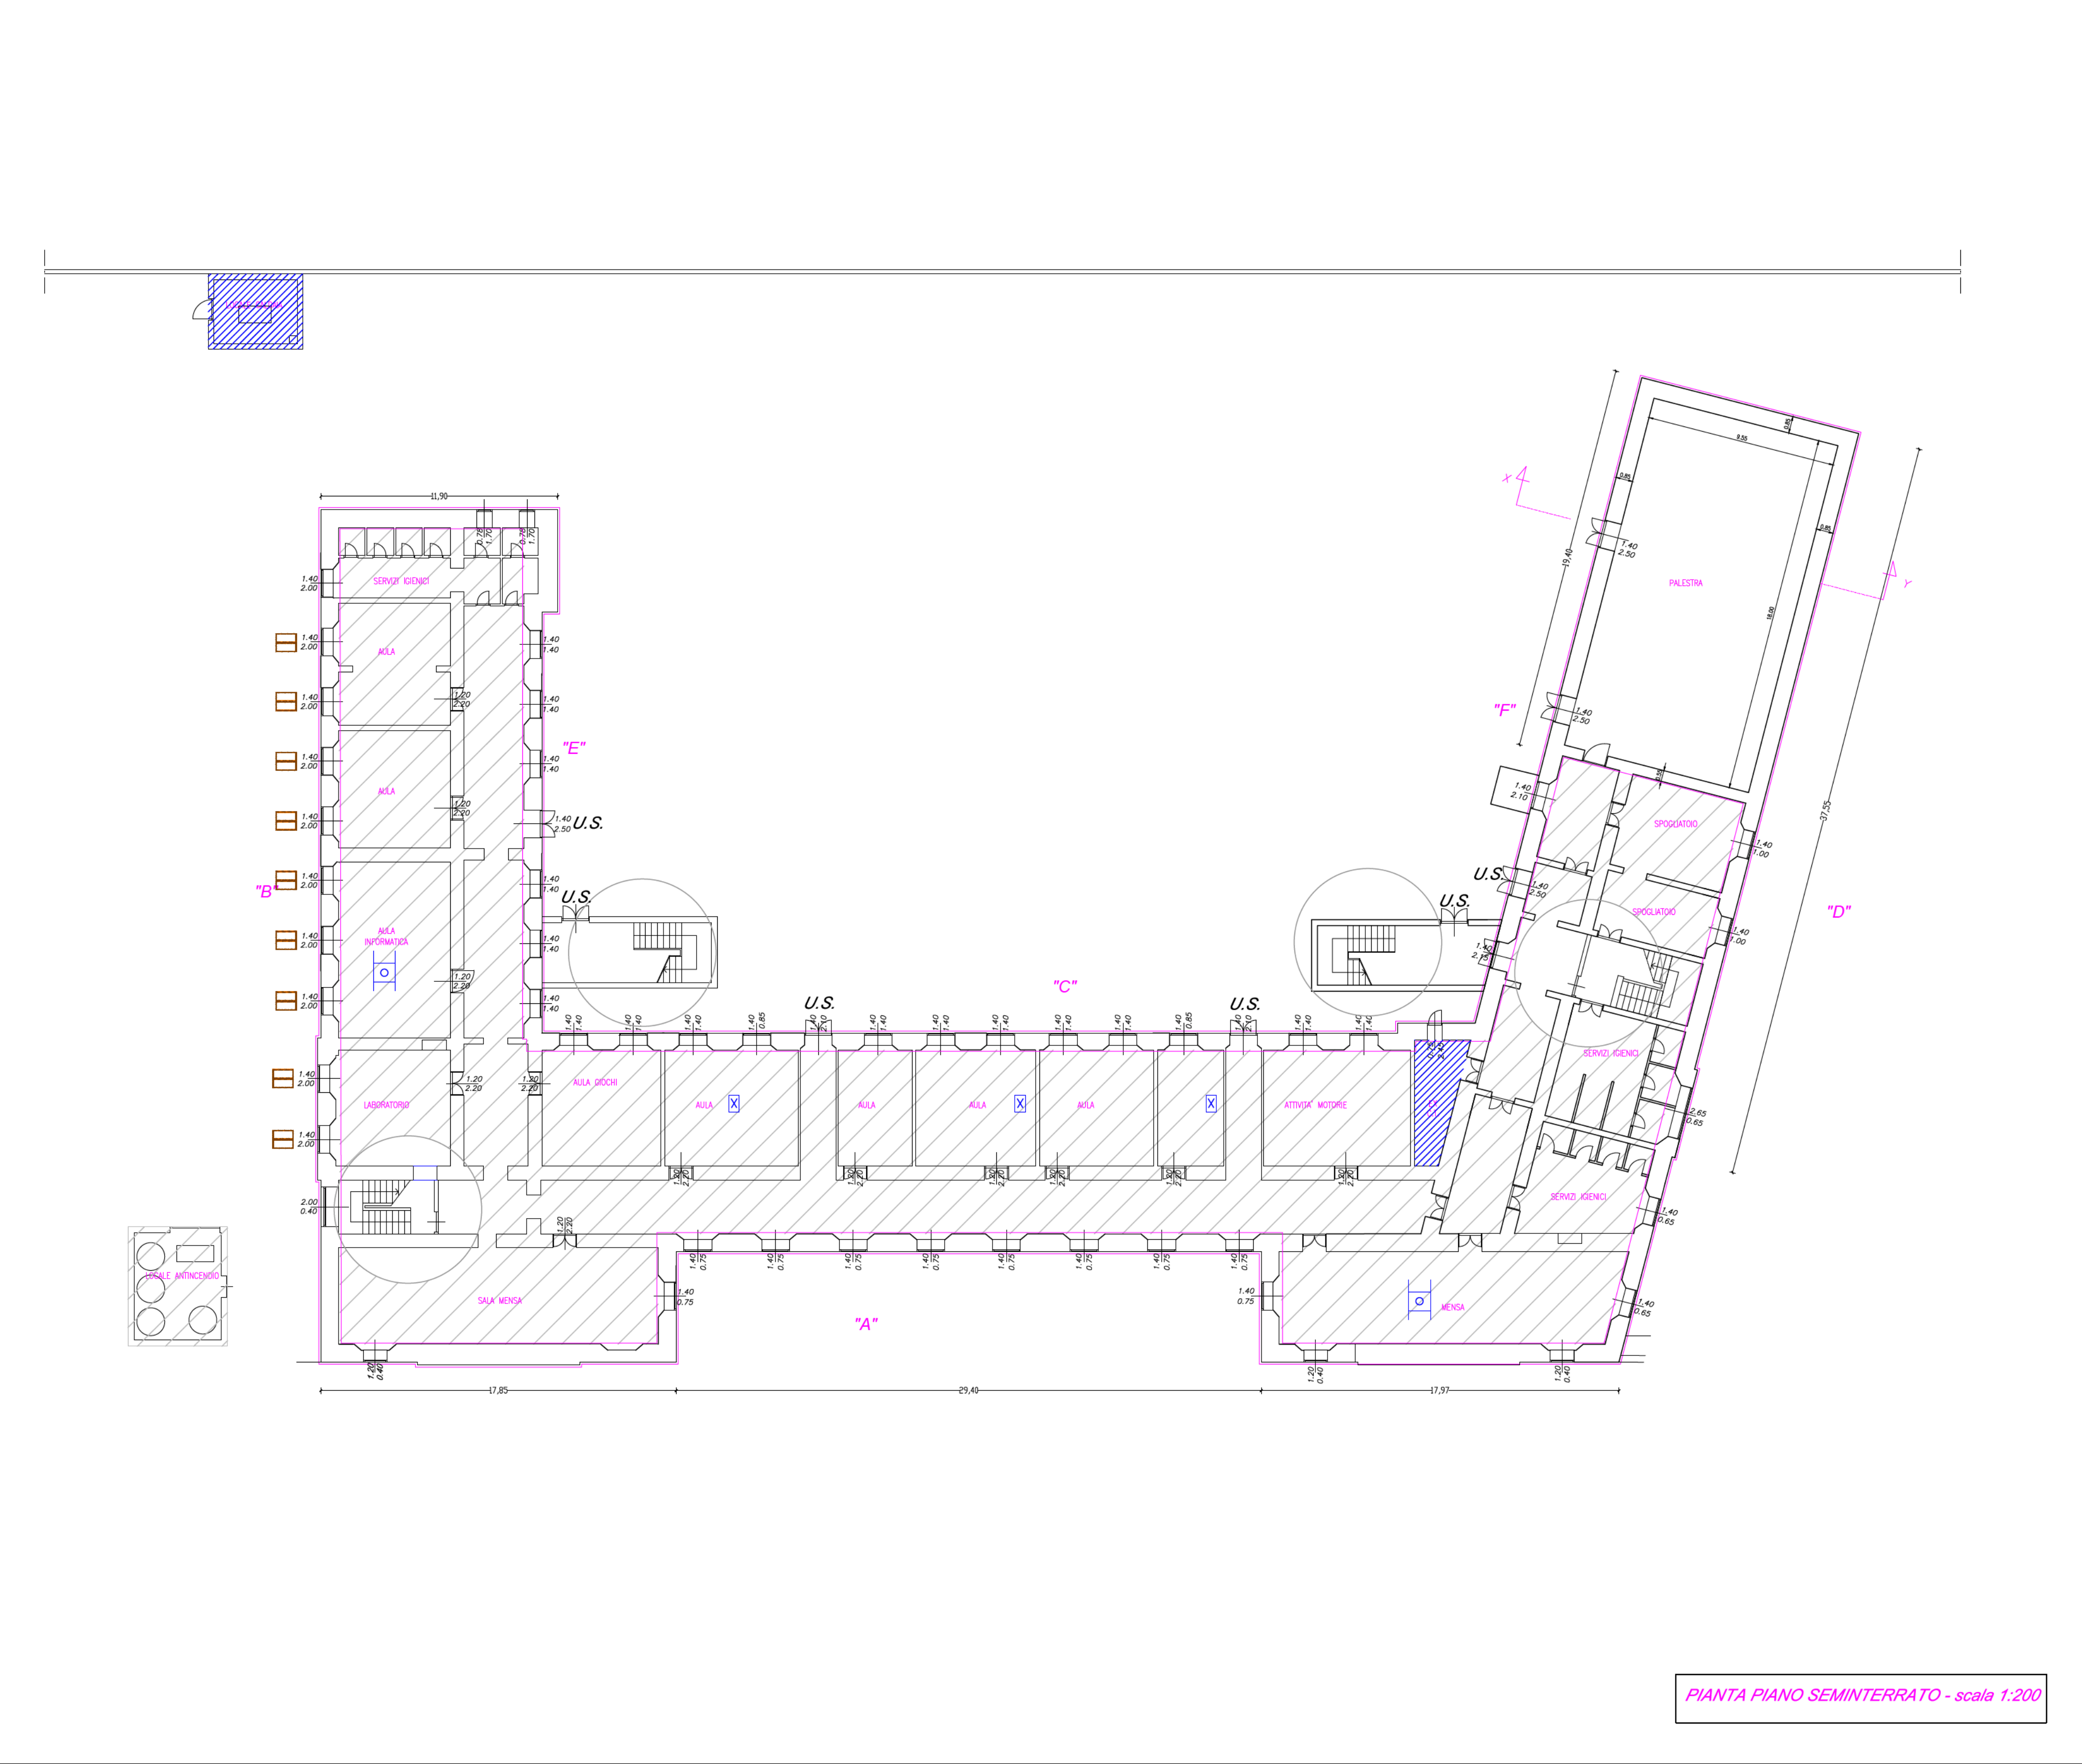

- LEGENDA INTERVENTO**
- 1. SPICCONATURA E NUOVO INTONACO TRASPIRANTE
 - 2. NUOVI INFISSI
 - 3.a. RINFORZO STRUTTURALE SOLAI
 - 3.b. RINFORZO DIFFUSO SOLAI
 - 3.a. RINFORZO con IRRIGIDIMENTI taglianti
 - 4. NUOVO IMPIANTO ELETTRICO
 - 5. MESSA IN FUNZIONE MAGLIA IMPIANTO ANTINCENDIO
 - 6. LOCALE CALDAIA/IMPIANTO TERMICO MESSA A NORMA
 - 7. IMPIANTO PER ACQUA CALDA SANITARIA
 - 8. SCALE PER ACCESSO E MANUTENZIONE COPERTURA
 - 9. USCITA DI SICUREZZA
 - 10.a. RAZIONALIZZAZIONE VIE DI ESODO
 - 10.b. COMPARTIMENTAZIONE REI120 CON PORTA NORMALMENTE APERTA

REGIONE BASILICATA Comune di Montalbano J.co - Matera	
Oggetto: PROGETTO PRELIMINARE Lavori di adeguamento/miglioramento alle norme antisismiche, sicurezza-completamento relativo alle scuole elementari e materne "Nicola Fiorentino" di viale dei Caduti	
Tavola nr. 12 - scala 1/200 schemi Planimetrici IPOTESI DI INTERVENTO con indicazioni impiantistiche	Data MARZO 2014
Progettisti: Ing. Giorgio PASQUALE	Committente COMUNE DI MONTALBANO JONICO
STUDIO TECNICO Ing. Giorgio PASQUALE Via N. Rizzi, 4 - Montalbano J.co (MT) - tel./fax 0835-593129	